

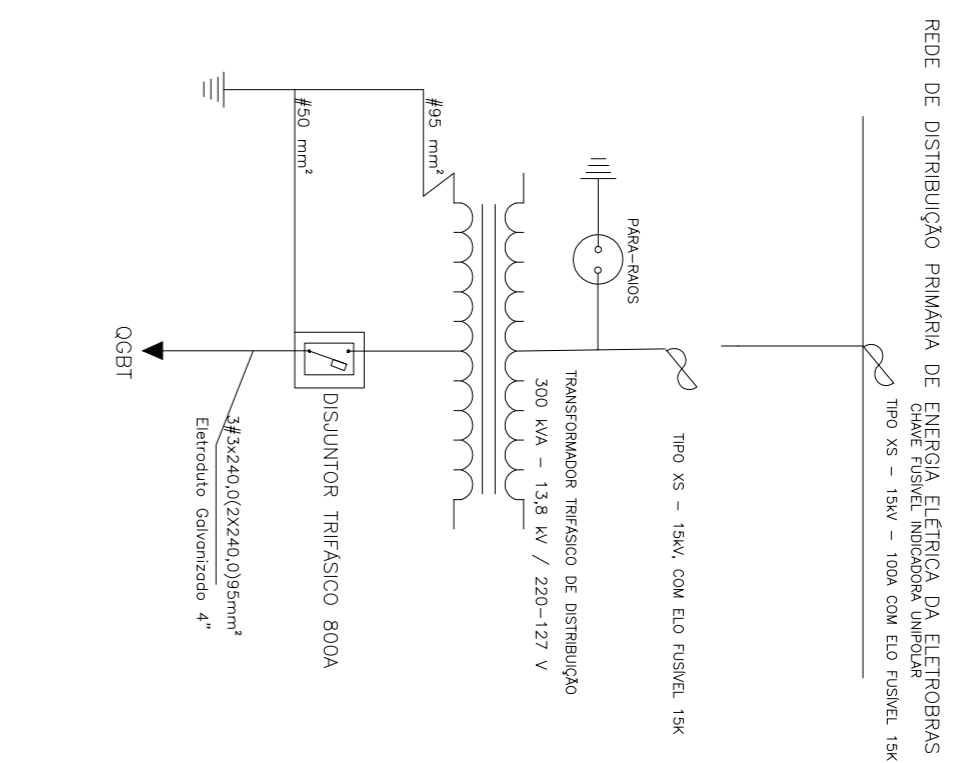


DIAGRAMA UNIFILAR








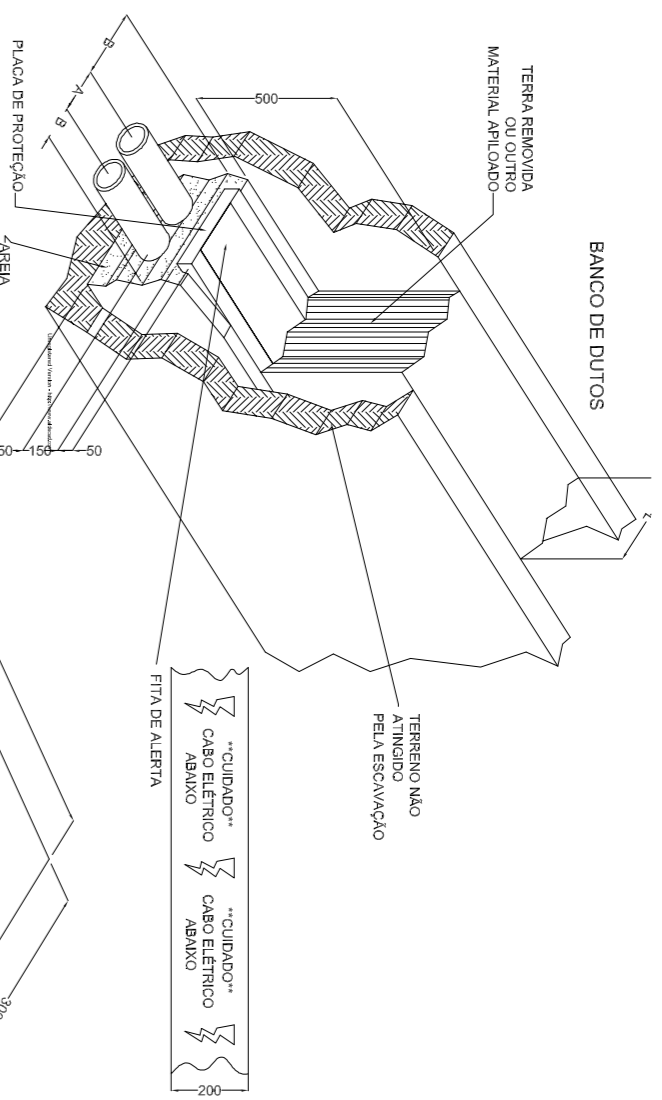


DETALHE ATERRAMENTO DA SE 300KVA

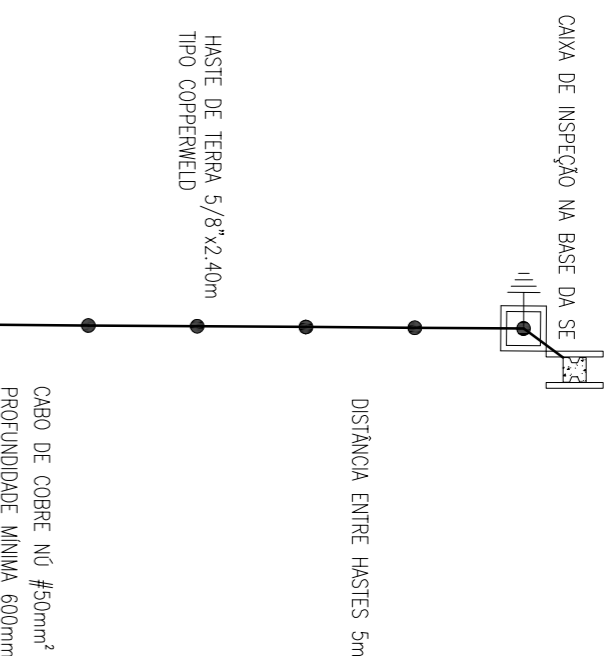

CARACTERÍSTICAS DA ENTREGA		DIMENSÕES DO BANCO DE DUTOS	
ITEM	QTD	COMPRIMENTO	DIÂMETRO
01	6	250	318"
02	3	650	318"
peso total		comprimento total	
0,441 t/m		3150 mm	

ITEM	DESCRIÇÃO
1	POSTE CONCRETO AMALAMADO SEÇÃO 071114000000
2	FERRO DE COBRE Nº 16 10mm
3	CONECTOR EMFERMO 15kV
4	CONECTOR EMFERMO 15kV
5	CONECTOR EMFERMO 15kV
6	CONECTOR EMFERMO 15kV
7	CONECTOR EMFERMO 15kV
8	CONECTOR EMFERMO 15kV
9	CONECTOR EMFERMO 15kV
10	ISOLADOR PINO DE PORCELANA 15kV
11	ISOLADOR PINO DE PORCELANA 15kV
12	ISOLADOR PINO DE PORCELANA 15kV
13	ISOLADOR PINO DE PORCELANA 15kV
14	ISOLADOR PINO DE PORCELANA 15kV
15	ISOLADOR PINO DE PORCELANA 15kV
16	ISOLADOR PINO DE PORCELANA 15kV
17	ISOLADOR PINO DE PORCELANA 15kV
18	ISOLADOR PINO DE PORCELANA 15kV
19	ISOLADOR PINO DE PORCELANA 15kV
20	ISOLADOR PINO DE PORCELANA 15kV
21	ISOLADOR PINO DE PORCELANA 15kV
22	ISOLADOR PINO DE PORCELANA 15kV
23	ISOLADOR PINO DE PORCELANA 15kV
24	ISOLADOR PINO DE PORCELANA 15kV
25	ISOLADOR PINO DE PORCELANA 15kV
26	ISOLADOR PINO DE PORCELANA 15kV
27	ISOLADOR PINO DE PORCELANA 15kV
28	ISOLADOR PINO DE PORCELANA 15kV
29	ISOLADOR PINO DE PORCELANA 15kV
30	ISOLADOR PINO DE PORCELANA 15kV
31	ISOLADOR PINO DE PORCELANA 15kV
32	ISOLADOR PINO DE PORCELANA 15kV
33	ISOLADOR PINO DE PORCELANA 15kV
34	ISOLADOR PINO DE PORCELANA 15kV
35	ISOLADOR PINO DE PORCELANA 15kV
36	ISOLADOR PINO DE PORCELANA 15kV
37	ISOLADOR PINO DE PORCELANA 15kV
38	ISOLADOR PINO DE PORCELANA 15kV
39	ISOLADOR PINO DE PORCELANA 15kV
40	ISOLADOR PINO DE PORCELANA 15kV

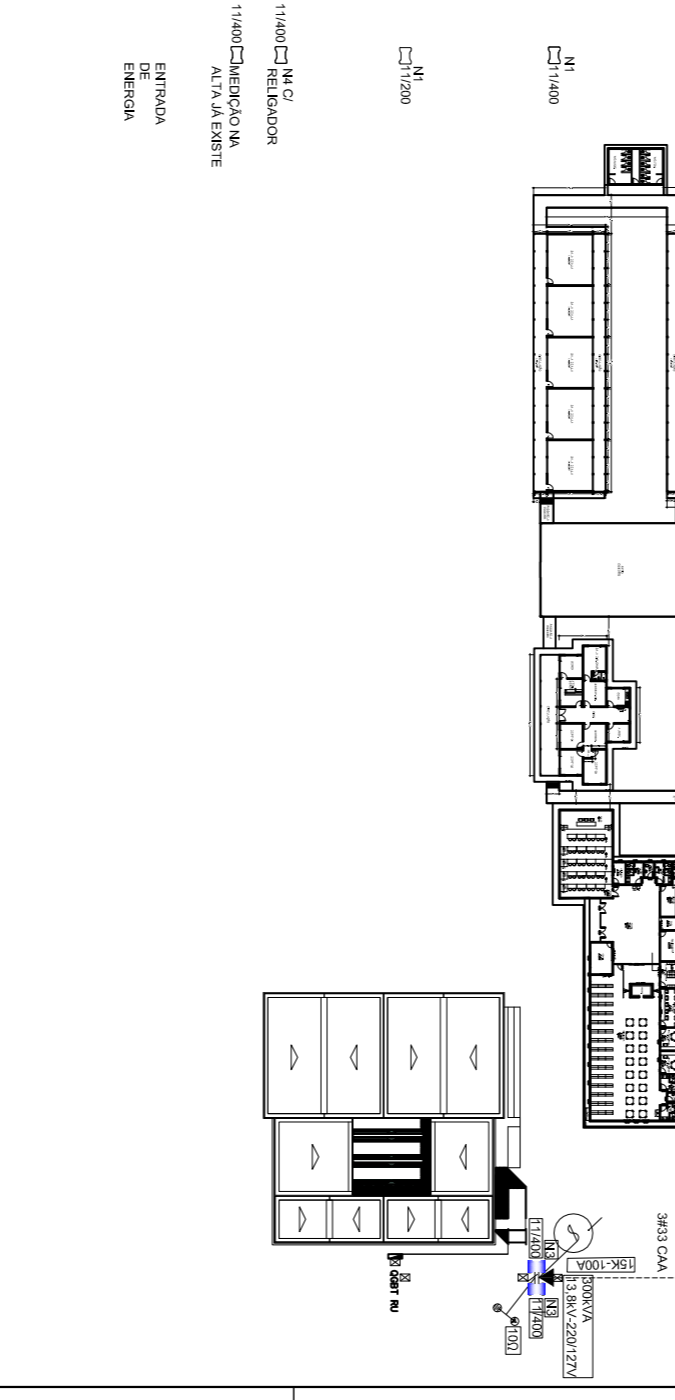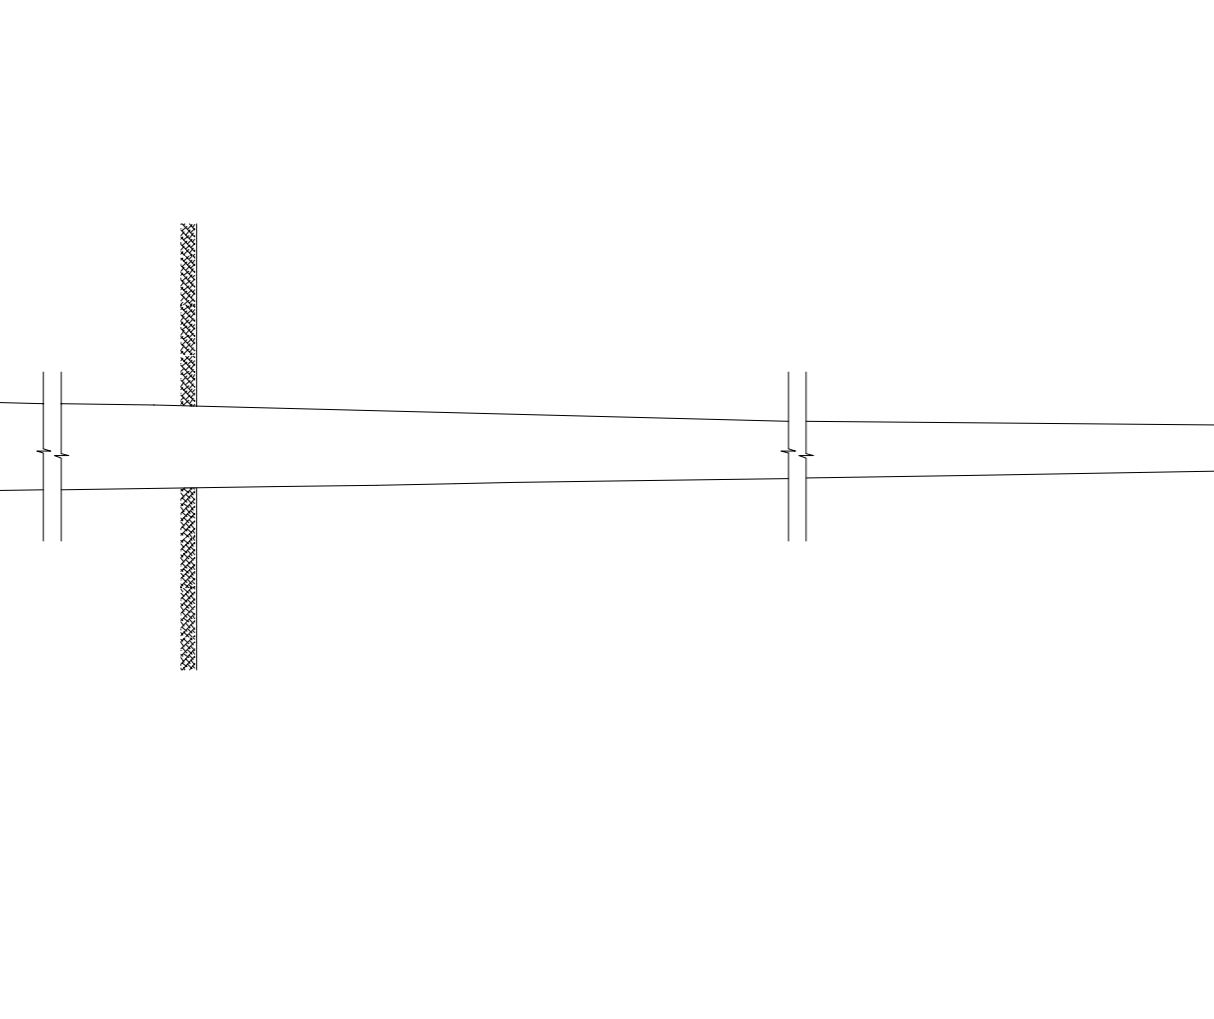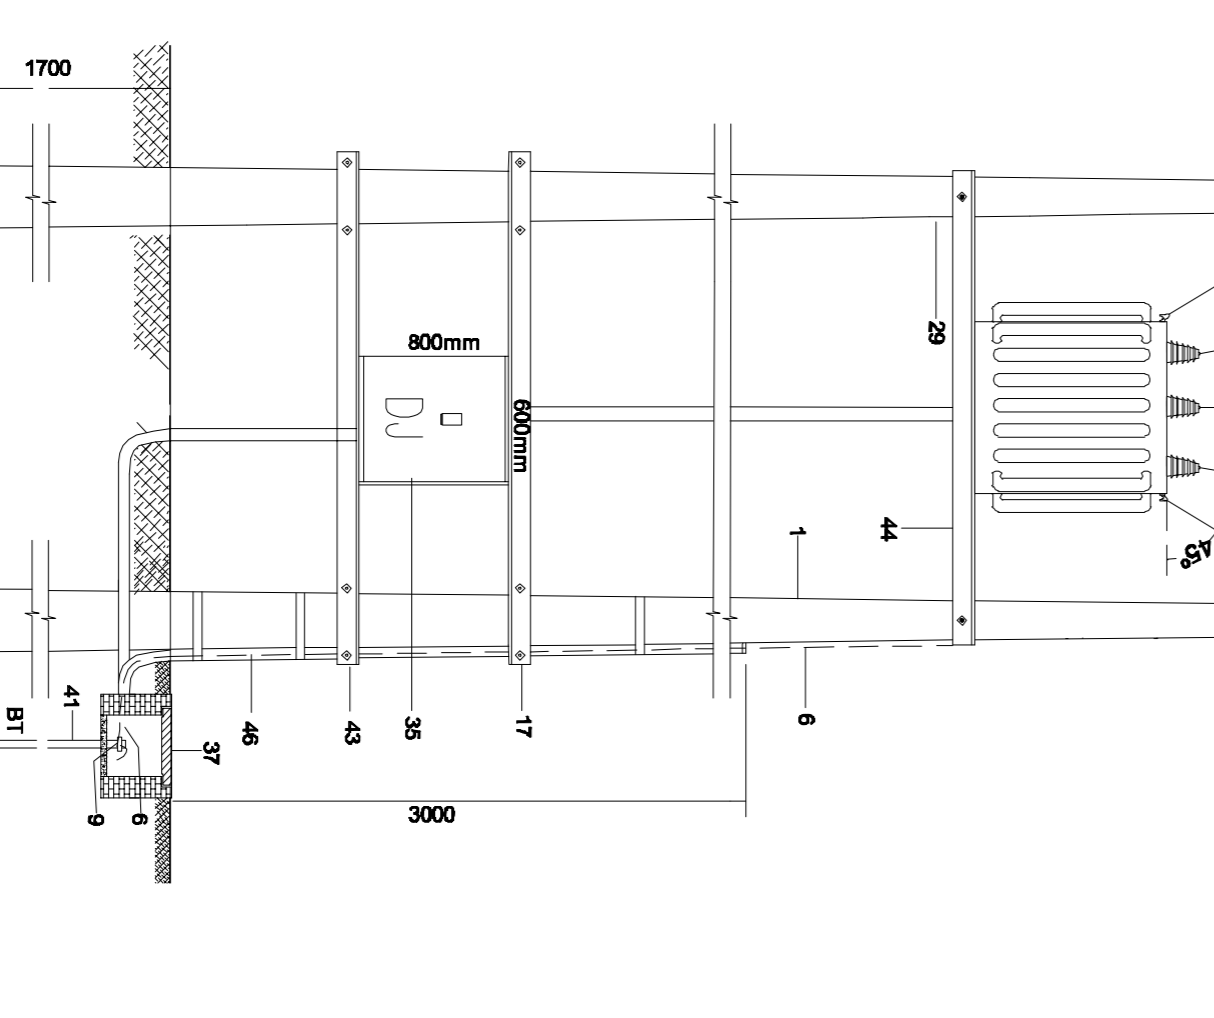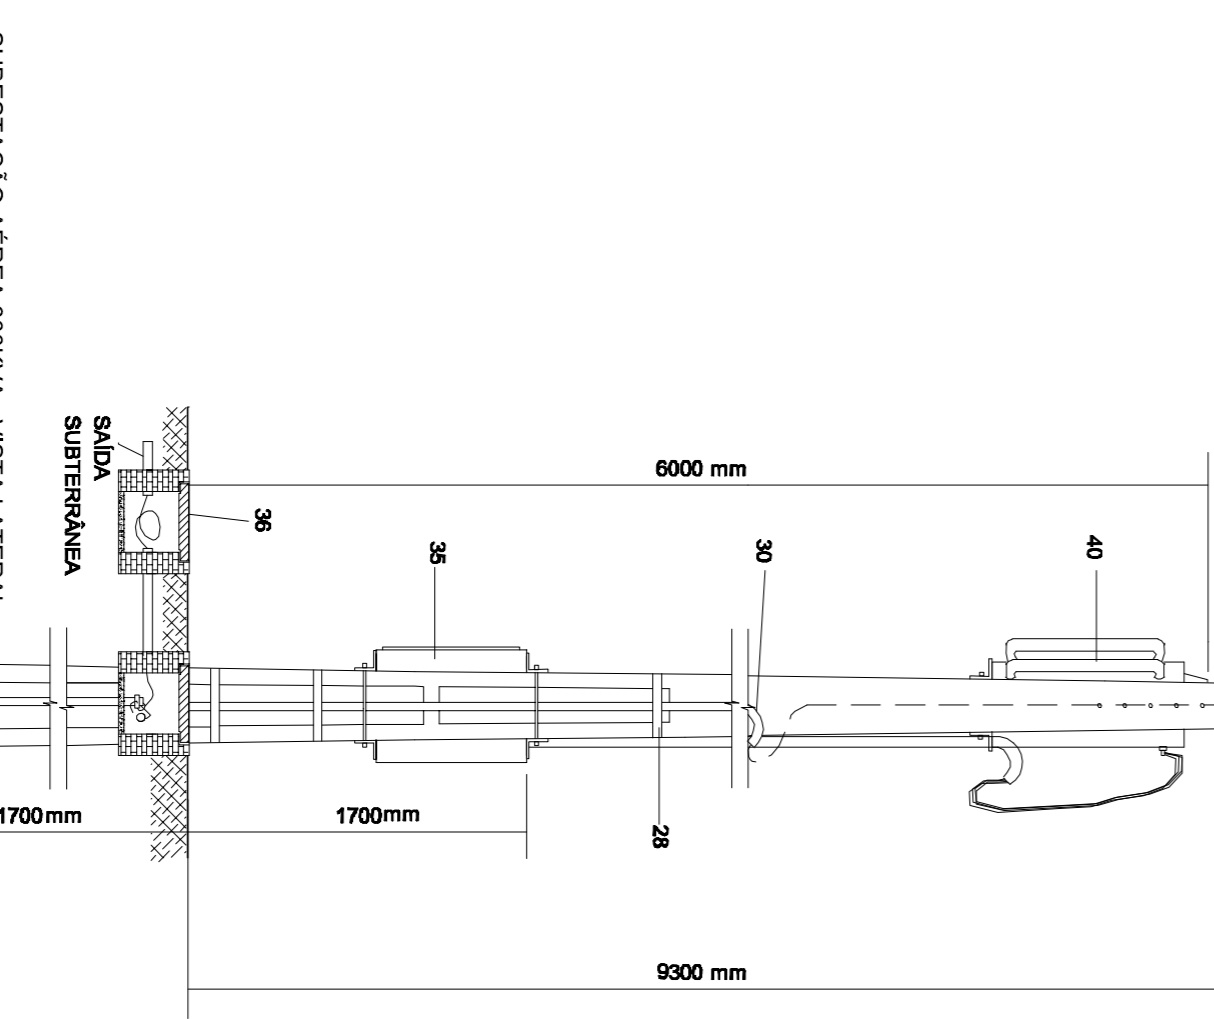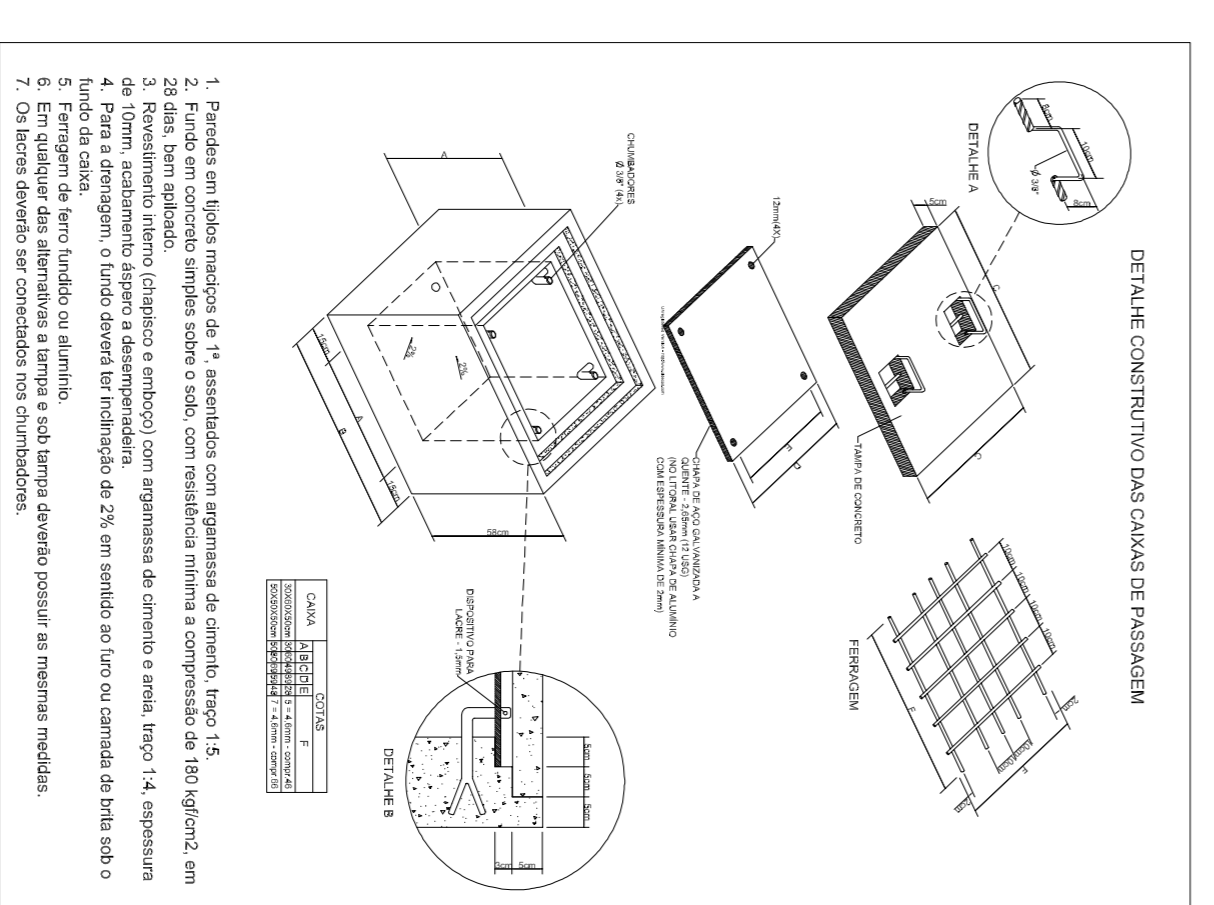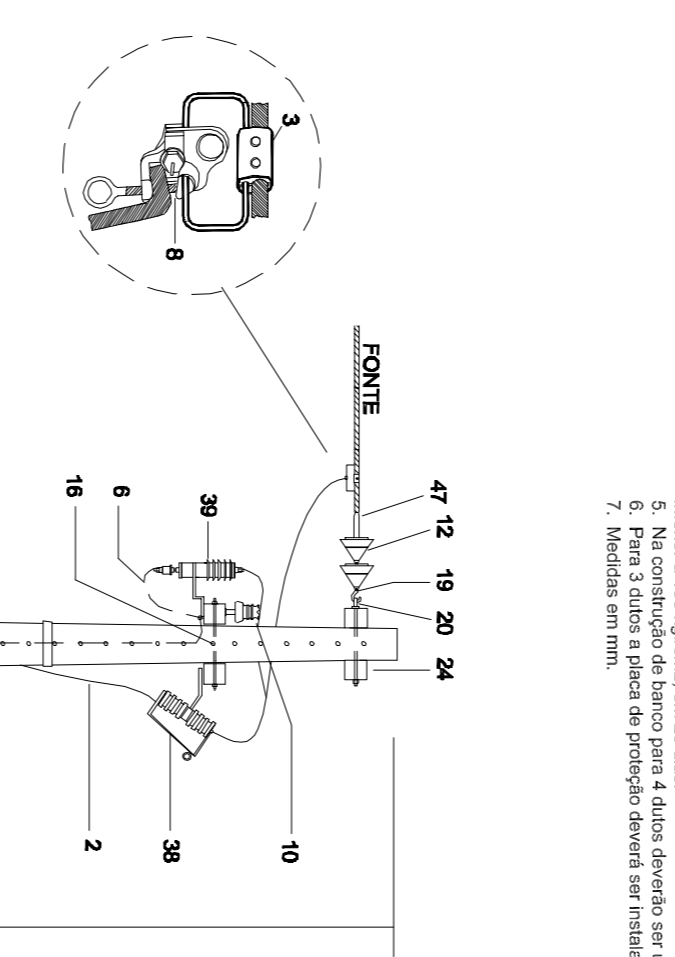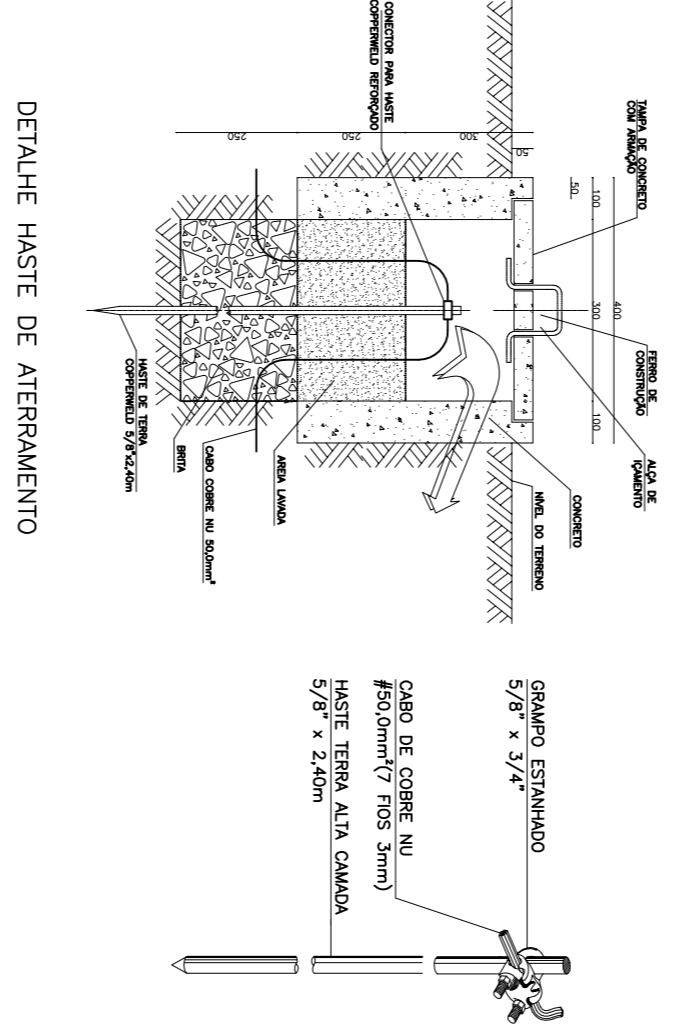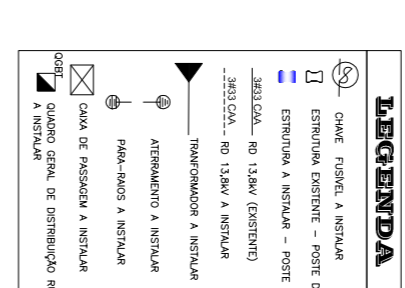

PLANTA DE SITUAÇÃO

ESC. 1/1200

**UNIVERSIDADE FEDERAL DE RONDÔNIA**  
CAMPUS UNIVERSITÁRIO CACAOL

RUA DA UNIVERSIDADE 509  
CEP: 76.962-384 - CACAOL RO

---

**PROPRIETÁRIO REPRESENTANTE LEGAL**  
FUNDAÇÃO UNIVERSIDADE FEDERAL DE RONDÔNIA - CNPJ: 04.418.843.0001/90

**RESPONSÁVEL TÉCNICO**  
ASSINATURA

---

**AUTOR DO PROJETO**  
ASSINATURA

---

**NOME DO PROJETO**  
**RESTAURANTE UNIVERSITÁRIO**

**PLANTA**  
01/01

---

**ÁREA CONSTRUIR**  
2.192,86 m<sup>2</sup>

**ÁREA CONSTRUIR**  
00,00 m<sup>2</sup>

**ÁREA TOTAL**  
2.192,86 m<sup>2</sup>

**ÁREA DE PROTEÇÃO**  
1.994,00 m<sup>2</sup>

**ÁREA DE TERRENO**  
OUTROS DADOS

---

**EMBELEÇO**  
CAMPUS UNIVERSITÁRIO CACAOL

**CEP:** 76.962-384 - CACAOL RO

**TIPO DE PROJETO**  
ETAPA

**PROJETO DE AEREA 300KVA 13.8KV - 220/127V**

**CONTEÚDO DA PRONCHIA**  
VISTAS DETALHES, LISTA DE EQUIPAMENTOS, ATERRAMENTO, PLANTA DE SITUAÇÃO E DIAGRAMA UNIFILAR

**DESENHISTA**

**ESCALA**  
1:100

**DATA**  
05 DE NOVENBRIO DE 2013

**PROJETO**  
A1 - 841X594MM